

Abstimmung

zwischen der

Stadt Schmölln
Markt 1
04626 Schmölln

(nachstehend Gemeinde genannt)

und der

Thüringer Energie AG
Schwerborner Straße 30
99087 Erfurt

(nachstehend EVU genannt)

zur Durchführung von Investitionsmaßnahmen im Gasverteilungsnetz in der Gemeinde.

Der Konzessionsvertrag vom 13.11.1991, mit Nachtrag vom 17.03./ 14.04.1998, regelt die grundsätzlichen Bedingungen zur Errichtung und Unterhaltung des Netzes zur Gasversorgung in der Gemeinde. Dieser Konzessionsvertrag endet am 05.11.2016.

Im §24 Abs.1 des Konzessionsvertrags ist unter anderem vereinbart, dass eine Übernahmeverpflichtung der Gemeinde für Gasversorgungsanlagen - die in den letzten 3 Jahren vor dem Vertragsende errichtet bzw. wesentlich geändert wurden - nur dann besteht, wenn deren Errichtung oder Änderung zwischen beiden Vertragspartnern abgestimmt wurde oder wenn deren Errichtung bzw. Änderung zur Erfüllung der Versorgungspflichten zwingend erforderlich war.

Dies vorausgesetzt sind sich beide Vertragspartner einig, dass die hier genannten Maßnahmen im Gasverteilungsnetz für eine anforderungsgerechte Versorgung notwendig sind und wie abgestimmt durchgeführt werden.

- Stadt Schmölln, OT Zschernitzsch – Aufgrund vorhandener Interessenbekundungen, planen wir im Ortsteil Zschernitzsch einen Erdgasnetzausbau. Dieser erfolgt in Koordination mit geplanten Kanalbau- sowie Straßenbauarbeiten (2018). Hierbei sind in einem 3. Bauabschnitt im beiliegendem Lageplan 300 m HDPE-Verteilleitungen zu verlegen. In Folge dieser Maßnahme wird die Versorgung der angrenzenden Gebäude mit Erdgas möglich.

Das EVU wird dafür einen Investitionsbetrag von ca. 75.000,00 Euro aufwenden.

....., den

Stadt Schmölln

.....
Bürgermeister


Auch in Vertretung für die
Thüringer Energie AG handelnd:
TEN Thüringer Energienetze GmbH

i.A.

Graul

i.A.

Mälzer

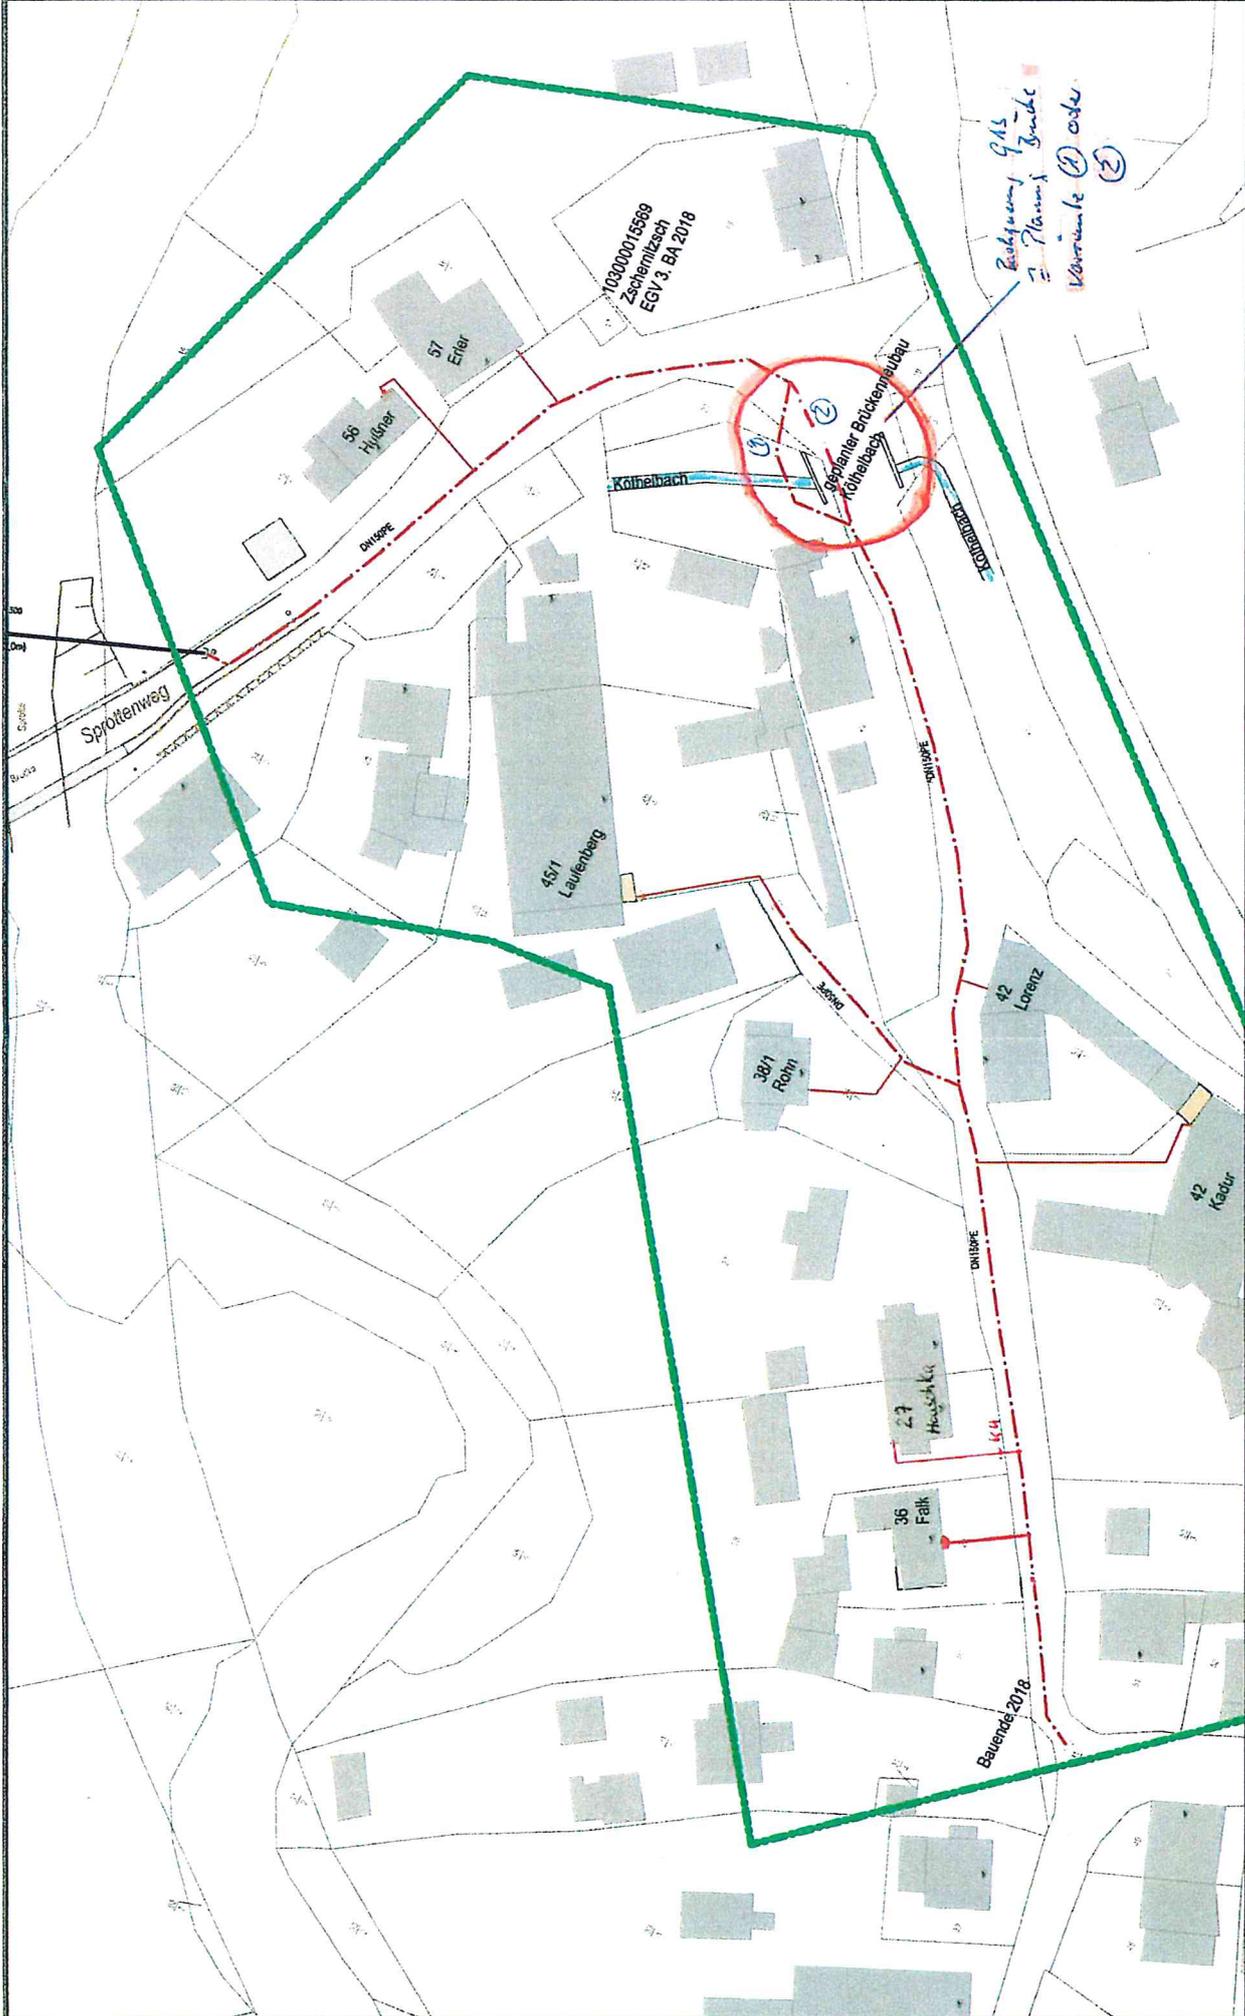

Planung
silligelegt / Außer Betrieb

- HS Kabel
- HS Freileitung
- MS Kabel
- MS Freileitung
- NS Kabel
- NS Freileitung
- Gas HD Leitung
- Gas MD Leitung
- Gas ND Leitung

Abteilung
Thüringer Energienetze
TBE
GmbH & Co. KG
Ort: Projektbauteam Weida
Telefonnummer: Straße 30
99087 Erfurt
E-Mail:

Bezeichnung
Zschemitzsch Sportweg

Planart
Bestandsplan

Bezug
EGV 2018 im Zuge Kanal+Straßenbau
Verlegung Gas HL DN150/50 PE+ HA DN25PE

Maßstab
1:1000

Mittelpunkt-Koordinaten (XY): 4234567.1 1234567.1

Datum
bearb. 25.01.2018

Name
T. Queck

Unterschrift: