


Planung Entwässerung:

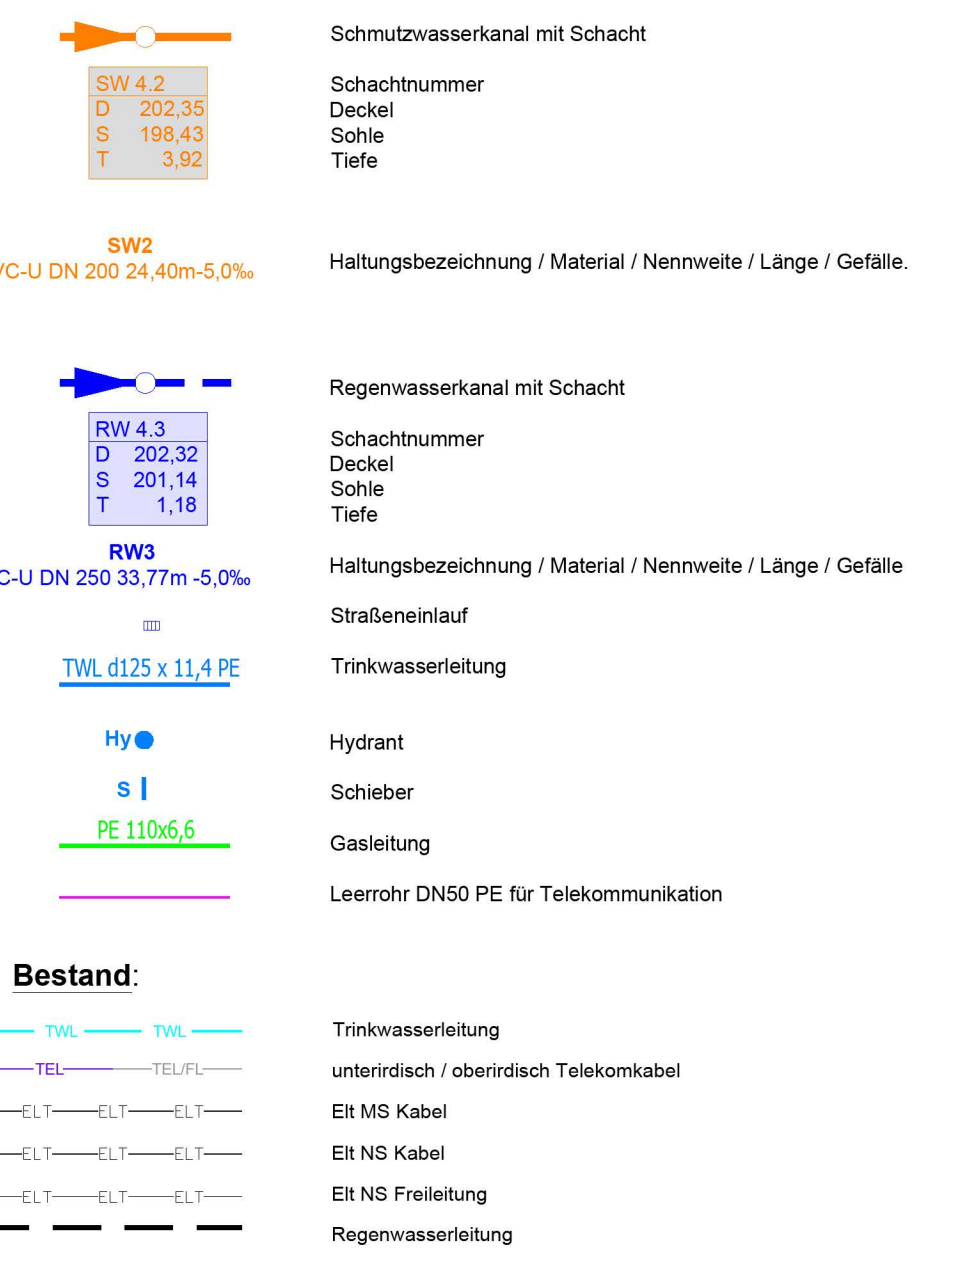

Vermessung:


Symbole			
↑	↖	↗	↘
↙	↕	↞	↠
↡	↢	↣	↤
↥	↦	↧	↨
↩	↪	↫	↬
↭	↮	↯	↰
↱	↲	↳	↴
↵	↶	↷	↸
↹	↺	↻	
☀	☁	☂	☃
☄	★	☆	☇
☈	☉	☊	☋
☌	☍	☎	☏
☐	☑	☒	☓
☔	☕	☖	☗
☘	☙	☚	☛
☜	☝	☞	☟
☠	☡	☢	☣
☤	☥	☦	☧
☨	☩	☪	☫
☬	☭	☮	☯
☰	☱	☲	☳
☴	☵	☶	☷
☸	☹	☺	☻
☼	☽	☿	♁
♂	♆	♇	♈
♉	♊	♋	♌
♍	♎	♏	♐
♑	♒	♓	
♈♁	♊♁	♌♁	♎♁
♏♁	♑♁	♒♁	♓♁
♈♊	♈♌	♈♎	♈♏
♈♐	♈♒	♈♔	♈♖
♈♘	♈♚	♈♛	♈♜
♈♞	♈♟	♈♠	♈♡
♈♣	♈♤	♈♥	♈♦
♈♧	♈♨	♈♩	♈♪
♈♫	♈♬	♈♭	♈♮
♈♯	♈♰	♈♱	♈♲
♈♳	♈♴	♈♵	♈♶
♈♷	♈♸	♈♹	♈♺
♈♻	♈♼	♈♽	♈♾
♈♿	♈Ⓜ	♈Ⓝ	♈Ⓟ
♈Ⓡ	♈Ⓢ	♈Ⓣ	♈Ⓥ
♈Ⓦ	♈Ⓧ	♈Ⓨ	♈Ⓩ
♈ⓑ	♈ⓓ	♈ⓔ	♈ⓕ
♈ⓖ	♈ⓗ	♈ⓙ	♈ⓜ
♈ⓞ	♈ⓟ	♈ⓠ	♈ⓡ
♈ⓢ	♈ⓣ	♈ⓤ	♈ⓥ
♈ⓦ	♈ⓧ	♈ⓨ	♈ⓩ
♈⓫	♈⓬	♈⓭	♈⓮
♈⓯	♈⓰	♈⓱	♈⓳
♈⓴	♈⓵	♈⓶	♈⓷
♈⓸	♈⓹	♈⓺	♈⓻
♈⓼	♈⓽	♈⓿	♈⓿



INGENIEURBÜRO FÜR BAUWESEN UND WASSERWIRTSCHAFT GMBH
 07447 Schmölln
 07447 Schmölln
 09110 Naumburg
 09110 Naumburg
 Telefon: 0360 / 62315-0
 Telefon: 0360 / 62315-33
 Telefax: 0360 / 62315-33
 Telefax: 0360 / 62315-33
 E-Mail: info@ibw-gem.de
 E-Mail: info@ibw-gem.de

Symbole	Flächenverwendung	Datum	Zeichen
vermessen	vermessen		
gezeichnet	gezeichnet		
geprüft	geprüft		
Bestätigung Auftraggeber:	Bestätigung Auftraggeber:		

Entwurfs- und Genehmigungsplanung

Auftraggeber:	Projekt-Nr.:	Untertitel:
 Stadt Schmölln Markt 1 04626 Schmölln	04070114	Blatt - Nr.: 2.2.1
Projekt:	Datum	Zeichen
Dorferneuerung Zschernitzsch 5. BA Abwasserentsorgung	11/2021	Lehmann
bearbeitet	gezeichnet	geprüft
	11/2021	Otting
Koordinierter Lageplan	Maßstab: 1:250	

Aufgestellt:	Höhensystem:	Bestätigung Auftraggeber:
11/2021	DHHN92	
geodätisches Datum:	Flur:	
Gauß-Krüger PD83	1 / 2	
Gemarkung:	Zschernitzsch	